
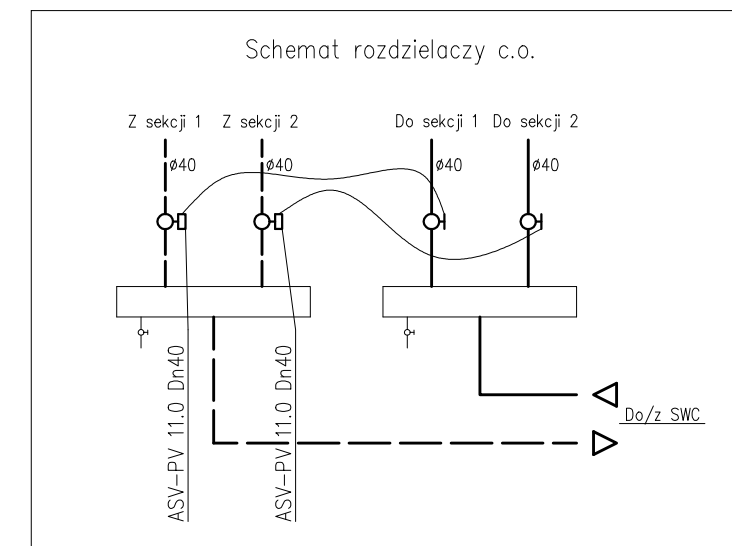


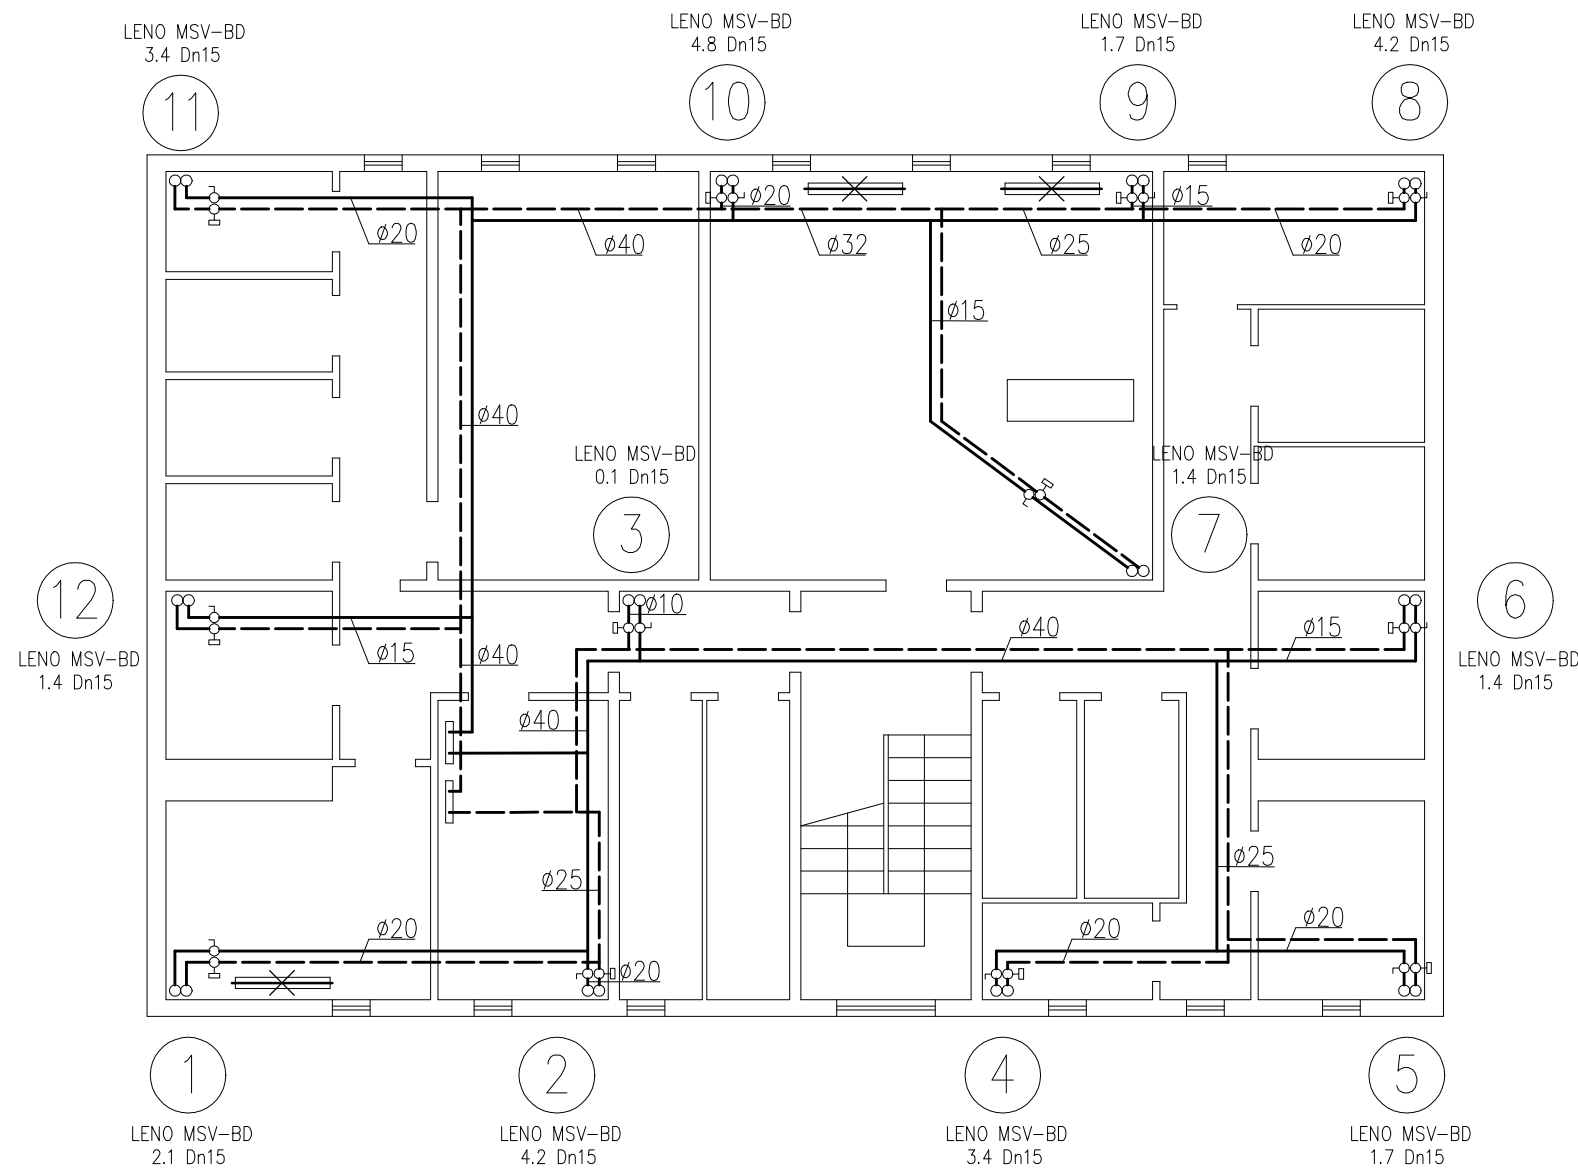


Parametry instalacji:

$\Delta T = 83/58\text{ }^{\circ}\text{C}$


$Q = 46,00\text{ kW}$

$\Delta p = 15,00\text{ kPa}$

 OZNACZENIA



grzejnik do likwidacji/ zaślepienia

 


istniejące rurociągi instalacji c.o. z rur stalowych



LENOW MSV-BD 4.2 Dn15

zawór równoważący LENO MSV-BD średnicy Dn15, nastawa 4.2 montowany na powrocie podejścia pod pion grzewczy nr 8, na zasilaniu podejścia pod pion istniejący zawór kulowy odcinający

SCHEMAT BUDYNKU

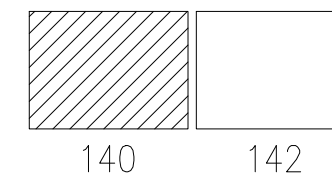

 3D-SANPROJEKT INSTALACJE SANITARNE		3D-SAN PROJEKT MATEUSZ WRÓBEL email: kontakt@3dsan.pl tel. 697-060-961				
Obiekt i adres:		Budynek mieszkalny wielorodzinny ul. Wolności 140-142 w Chorzowie				
Faza i temat:		PT Modernizacji instalacji c.o.				
Nazwa rys.:		RZUT PIWNIC - KLATKA 140				
	Imię i nazwisko		Nr uprawnień	Podpis	Nr rys.: 1	
Projektował	mgr inż. Mateusz Wróbel		SLK/8218/ PWBS/18		Skala: 1:100	SIERPIEŃ 2023