
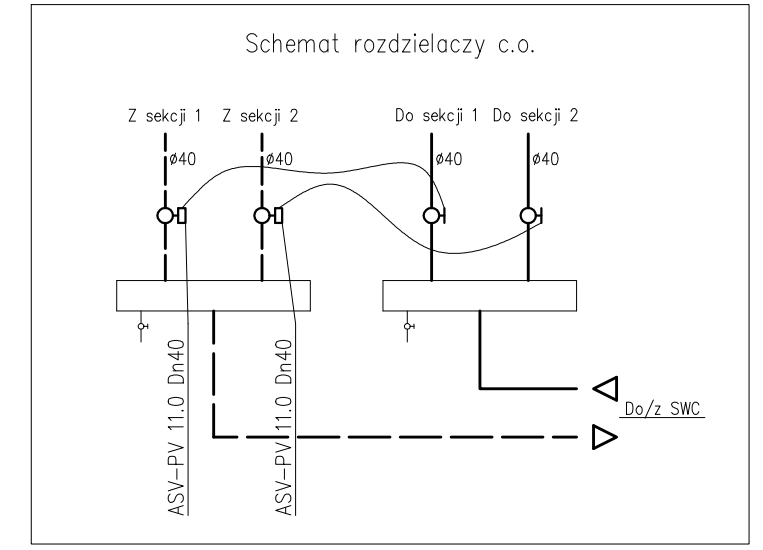


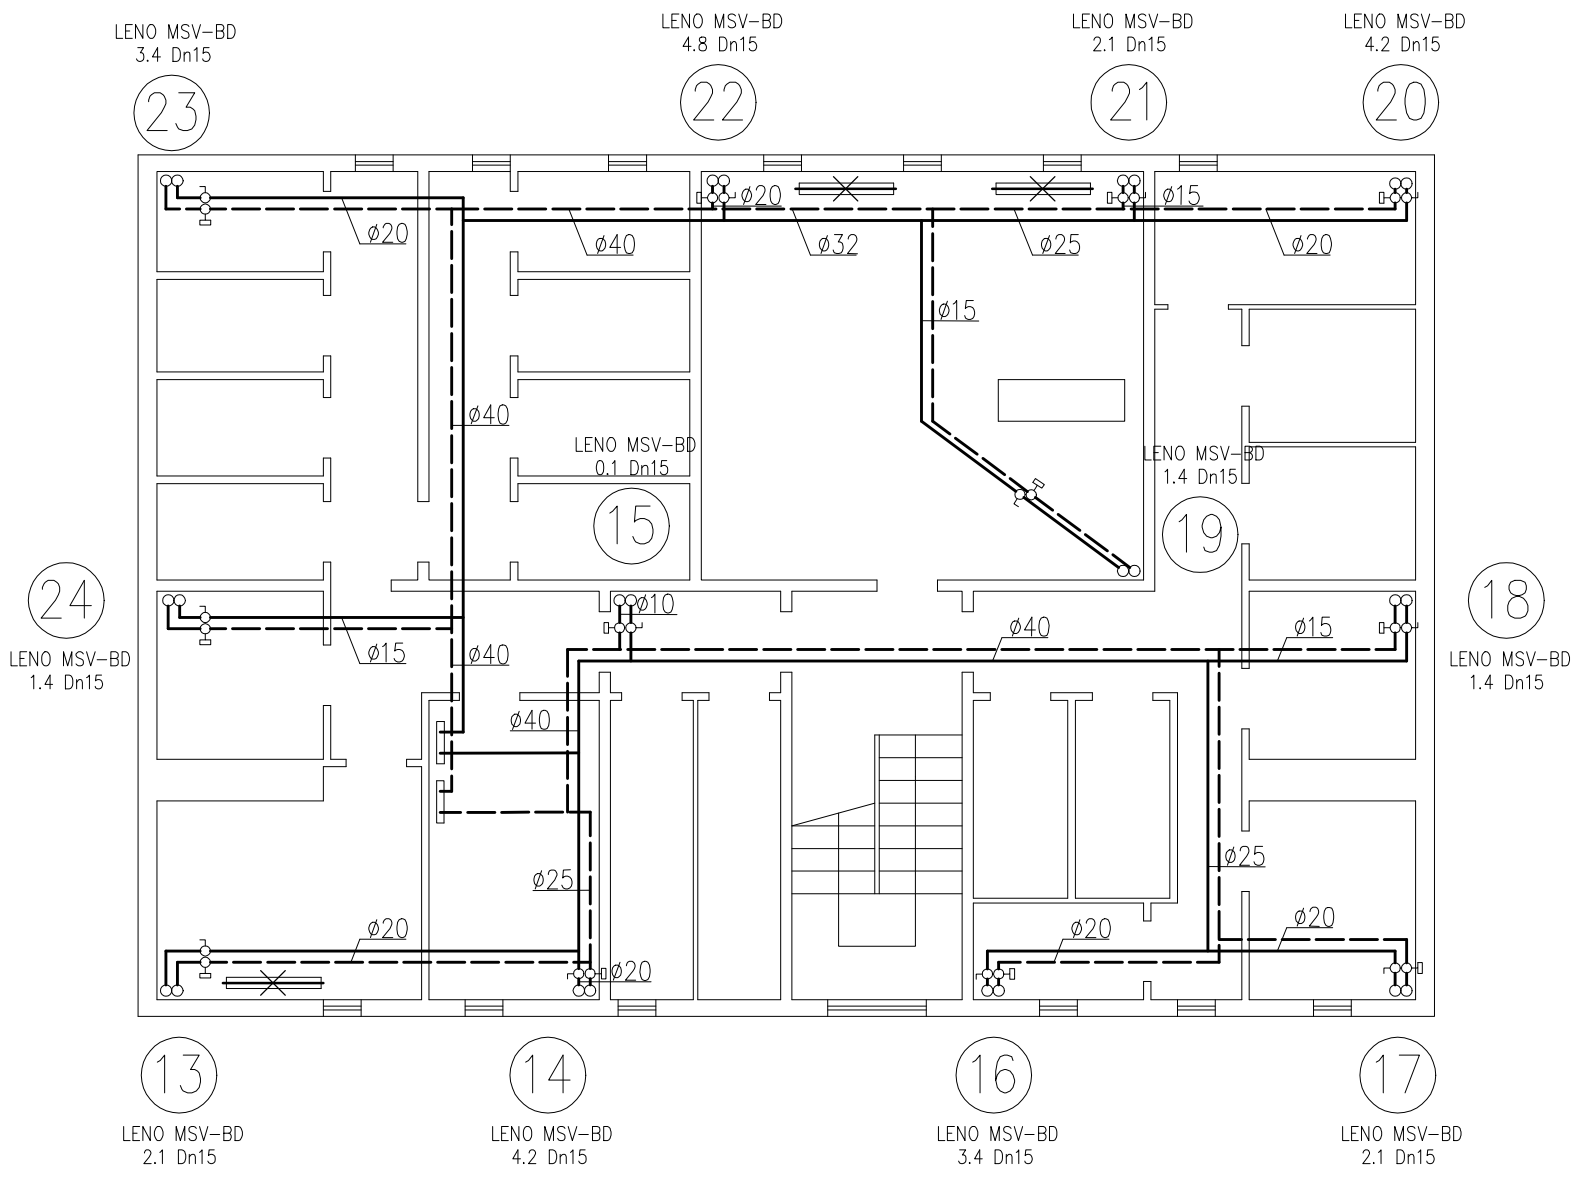


Parametry instalacji:
 $\Delta T = 83/58 \text{ }^{\circ}\text{C}$
 $Q = 46,00 \text{ kW}$
 $\Delta p = 15,00 \text{ kPa}$

OZNACZENIA

- grzejnik do likwidacji/ zaślepienia
- istniejące rurociągi instalacji c.o. z rur stalowych
- zawór równoważący LENO MSV-BD średnicy Dn15, nastawa 4.2 montowany na powrocie podejścia pod pion grzewczy nr 8, na zasilaniu podejścia pod pion istniejący zawór kulowy odcinający

SCHEMAT BUDYNKU

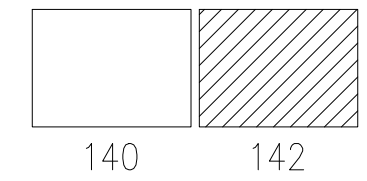

 3D-SAN PROJEKT INSTALACJE SANITARNE		3D-SAN PROJEKT MATEUSZ WRÓBEL email: kontakt@3dsan.pl tel. 697-060-961			
Obiekt i adres:		Budynek mieszkalny wielorodzinny ul. Wolności 140-142 w Chorzowie			
Faza i temat:		PT Modernizacji instalacji c.o.			
Nazwa rys.:		RZUT PIWNIC - KLATKA 142			
Projektował	Imię i nazwisko	Nr uprawnień	Podpis	Nr rys.: 8	SIERPIEŃ 2023
	mgr inż. Mateusz Wróbel	SLK/8218/ PWBS/18		Skala: 1:100	